


田倉兼金


清水

工事名	坂戸系7号井取水ポンプ交換工事									
図面名称	案内図					作成年月	令和7年12月			
縮尺	S=FREE					単位	-			図面番号
局長	次長	課長	主幹	主査	主任	設計	写図	水道技術管理科	1	
									2	
事業主	坂戸、鶴ヶ島水道企業団									


坂戸系 7 号井断面図 FREE

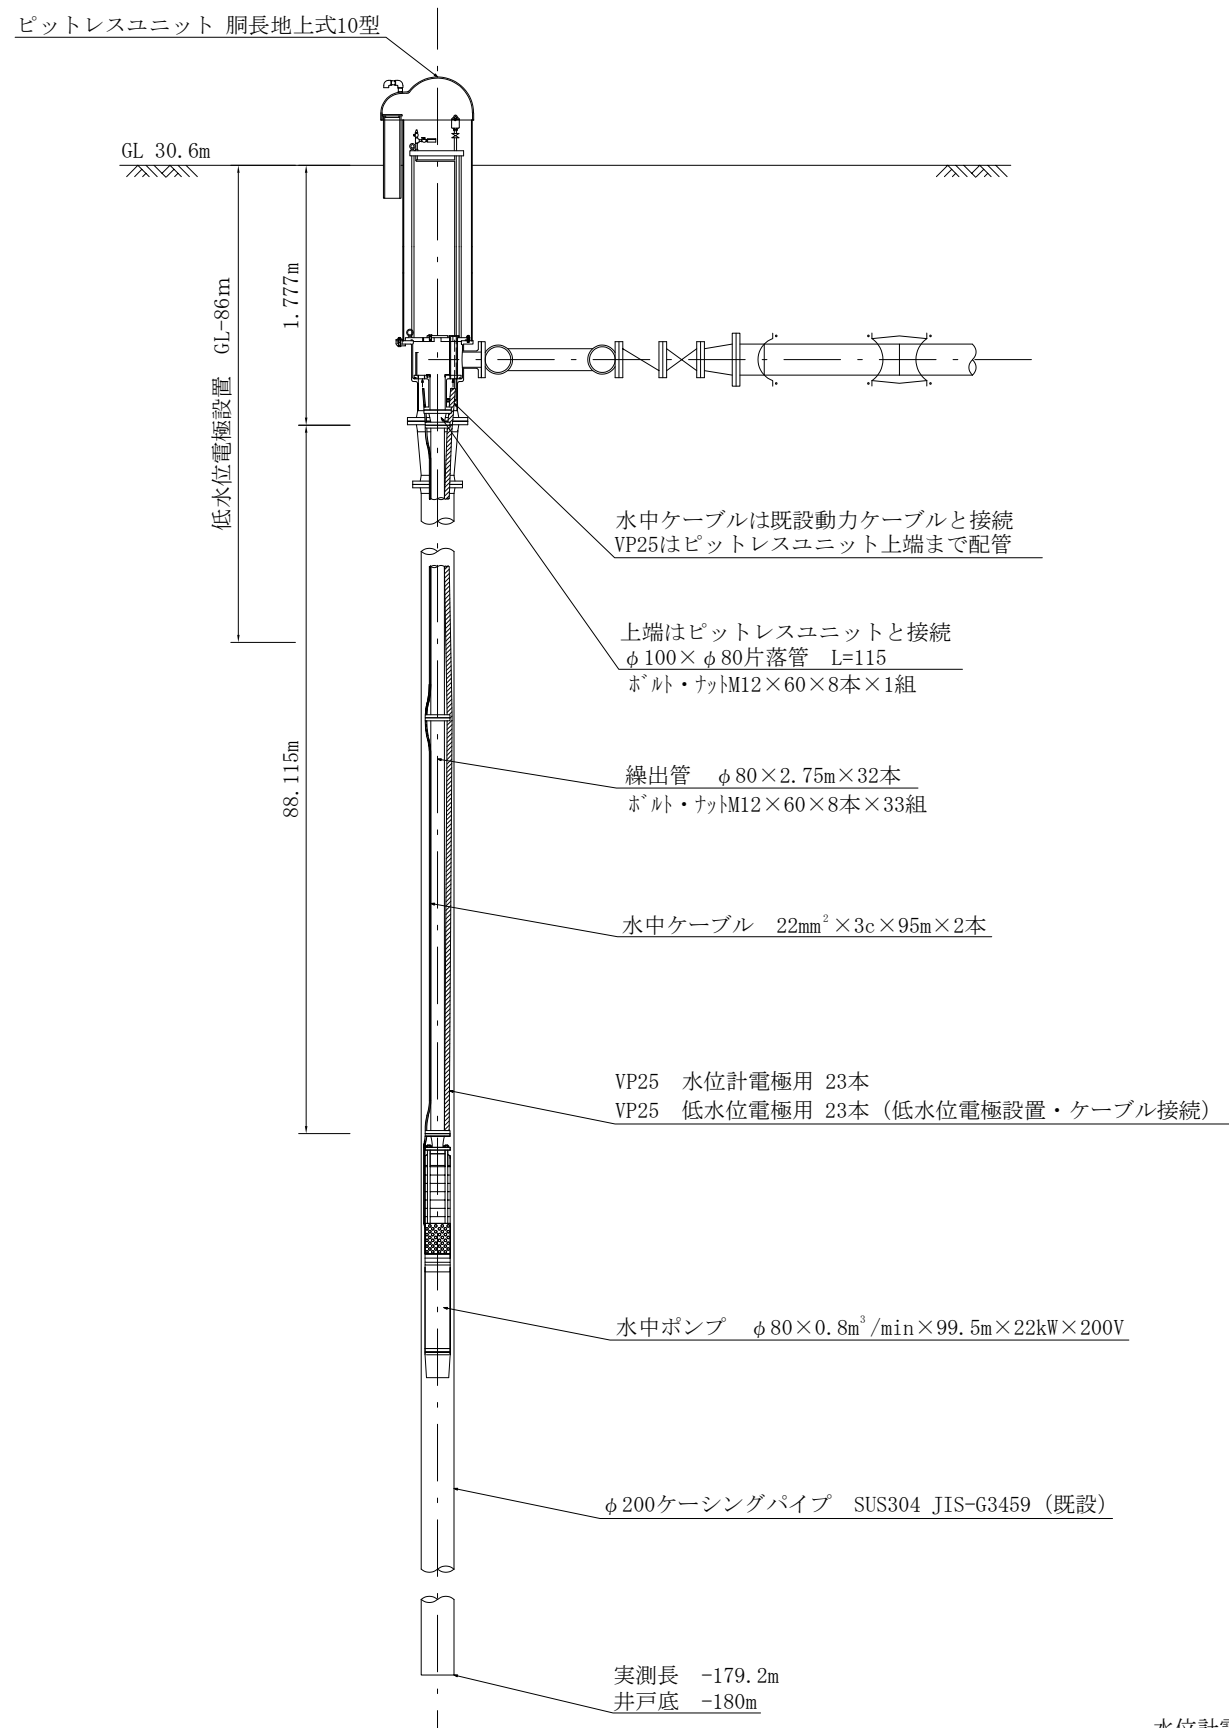

坂戸系 7 号井平面図 S=1/100

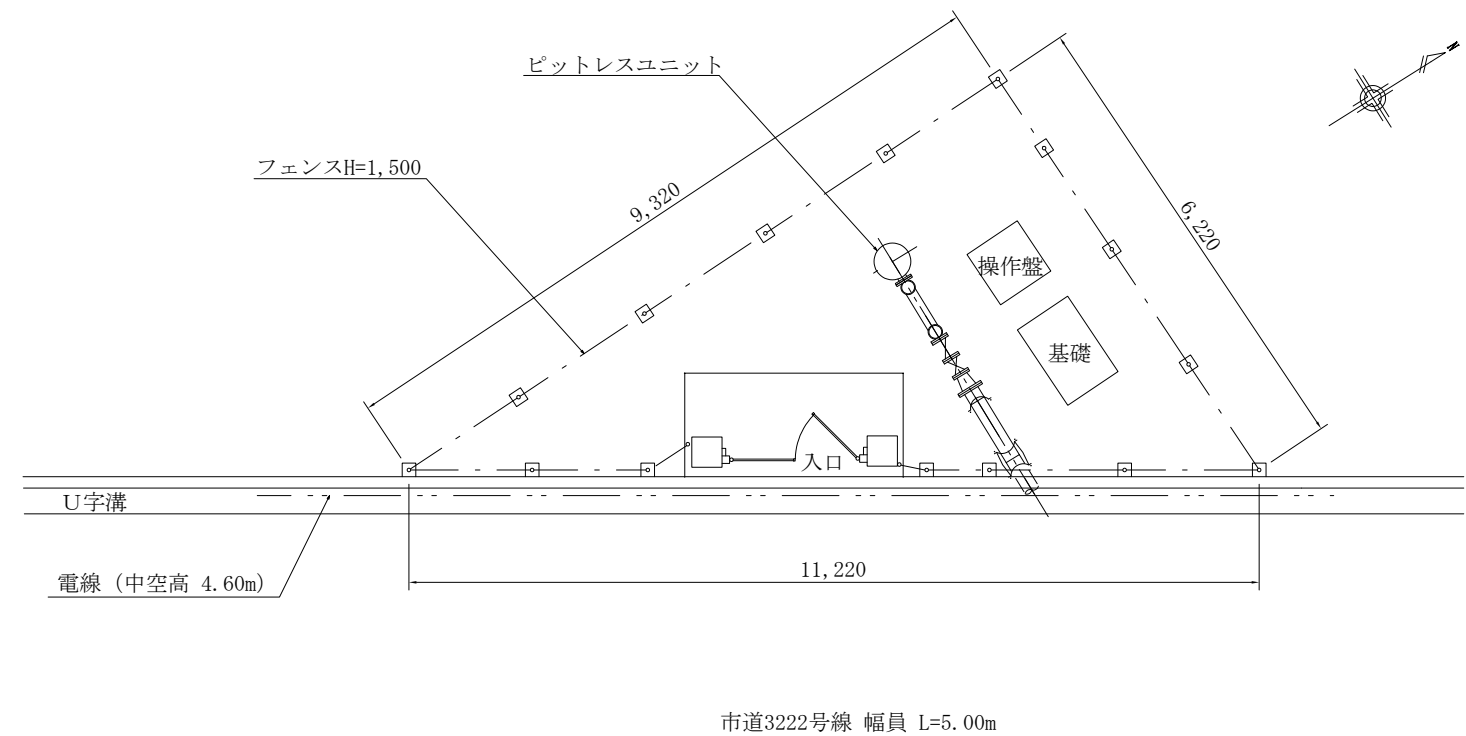

繰出管フランジ形状図 FREE

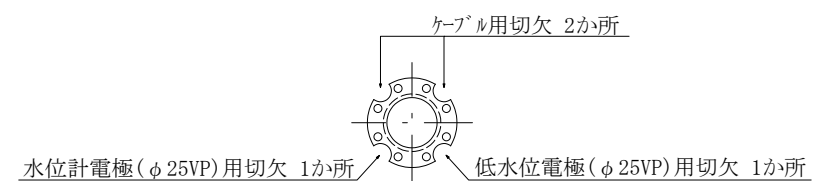

工事名	坂戸系7号井取水ポンプ交換工事									
図面名称	坂戸系7号井断面図・平面図					作成年月	令和7年12月			
縮尺	S=FREE S=1/100					単位	-			図面番号
局長	次長	課長	主幹	主査	主任	設計	写図	水道技術管理	2	
									2	
事業主	坂戸、鶴ヶ島水道企業団									